




RZUT A-A

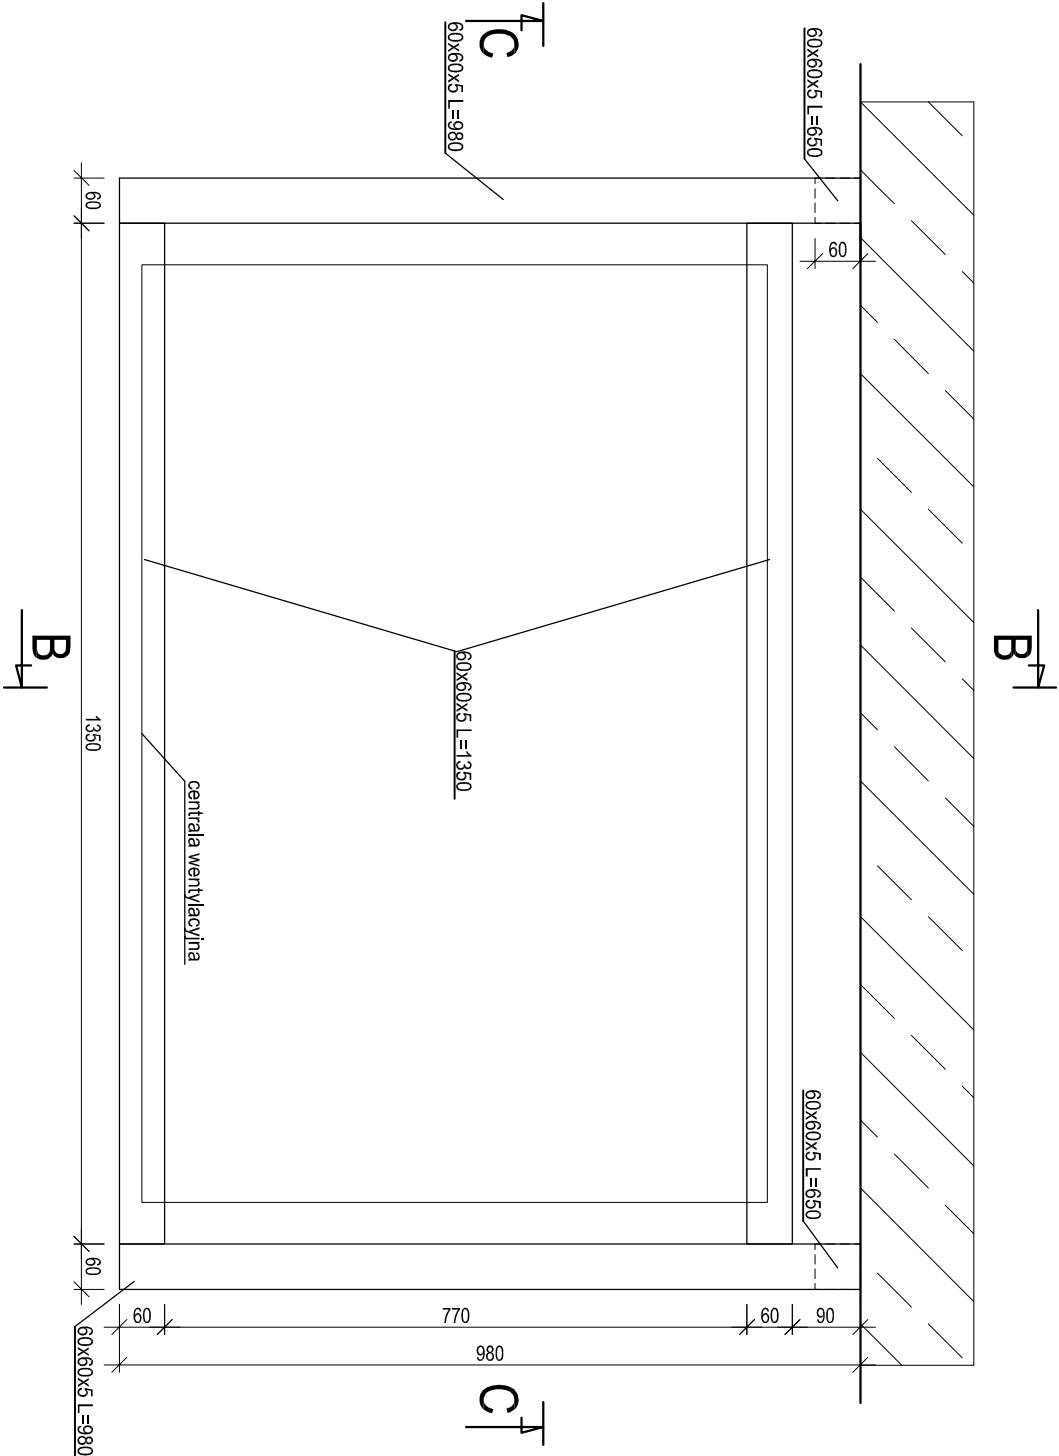

PRZĘKÓJ C-C

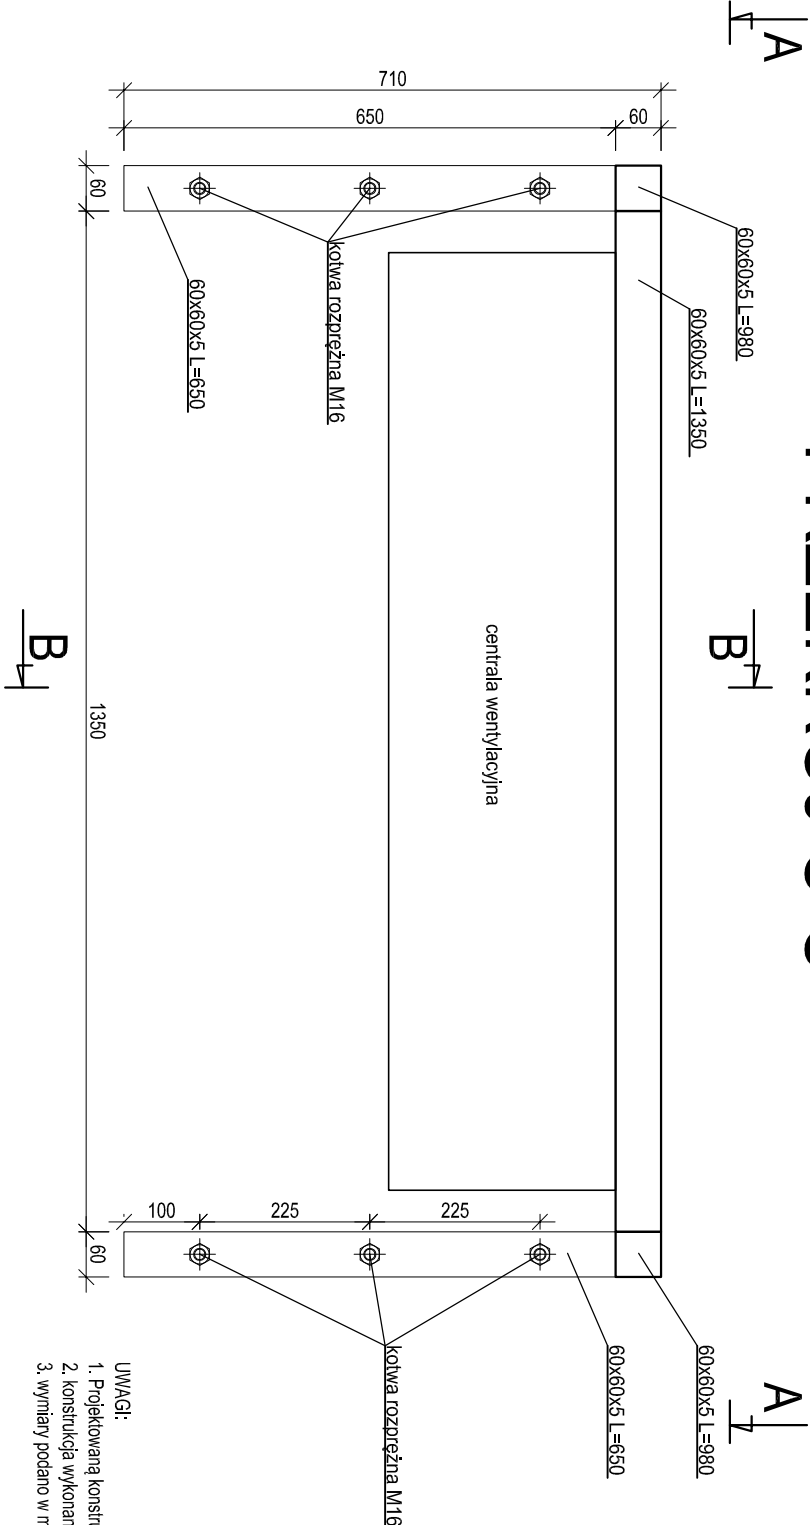

PRZĘKÓJ B-B

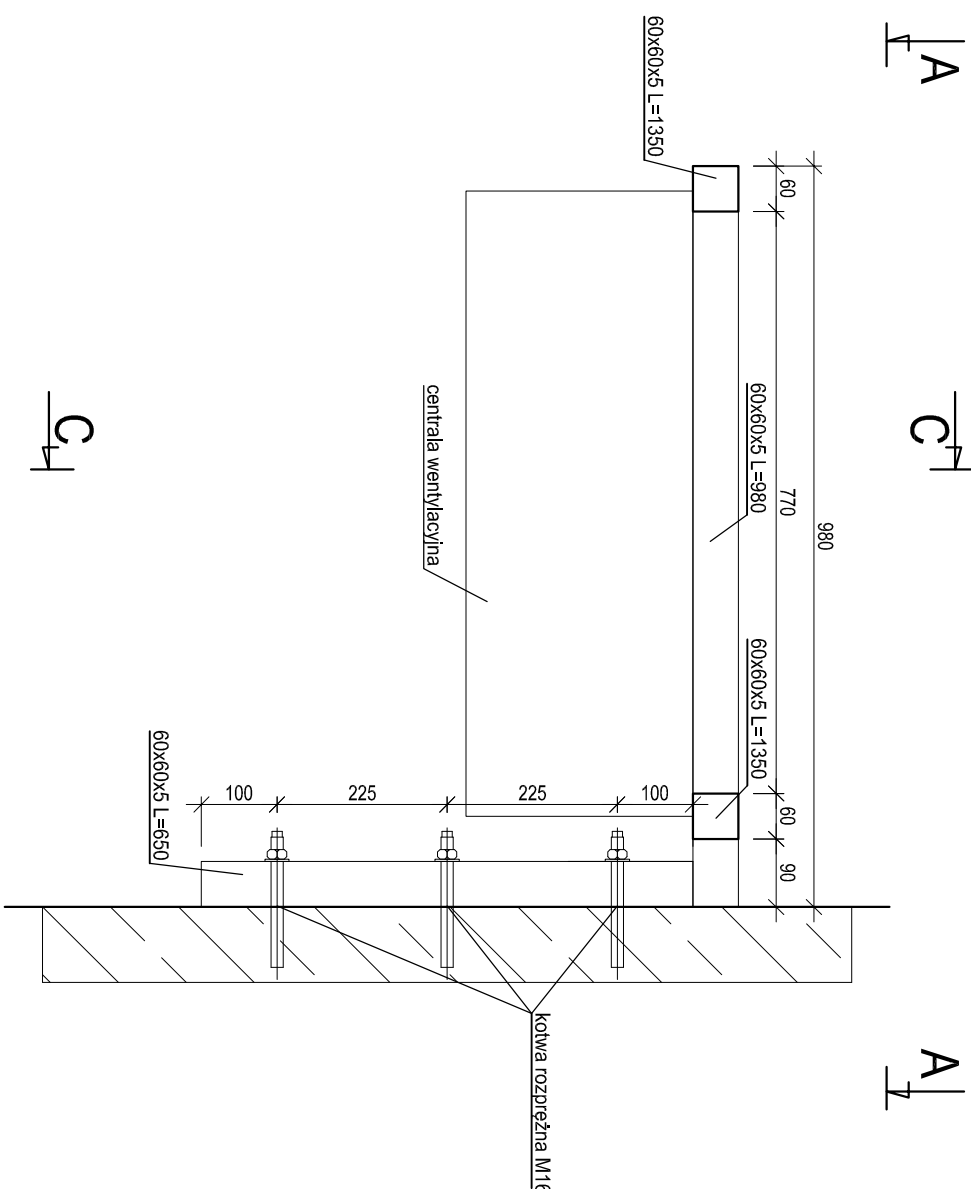

ECOKUBE

TECHNOLOGIE OCHRONY ŚRODOWISKA
Ecokube Sp. z o.o., ul. Włkczarska 128/134, 90-527 Łódź

Inwestor:

Sycowska Gospodarka Komunalna sp. z o.o., ul. Wrocławska 8, 56-500 Syców

Zadanie inwestycyjne:

PRZEBUDOWA I ROZBUDOWA KOMUNALNEJ OCZYSZCZALNI ŚCIEKÓW W SYCOWIE

Nazwa opracowania:

PROJEKT WYKONAWCZY PRZEBUDOWY I ROZBUDOWY
KOMUNALNEJ OCZYSZCZALNI ŚCIEKÓW W SYCOWIE

Branża:
technologia

Faza:
P.W.

Tytuł rysunku:

OB. NR 15 BUDYNEK ODWADNIANIA OSADU
INSTALACJA WENTYLACJI KONSTRUKCJA WSPORCZA CENTRALI WENTYLACYJNEJ

Skala:
1:10

Data:
27.03.2019

OPRACOWAŁ

technolog Piotr Witosławski
SPRAWDZIŁ

mjr inż. Włodzisław Kuśmierczyk
OPRACOWAŁ

mjr inż. Bartosz Zagórski

NR UPRAWNIENI

PODPIS

Nr rysunku:

19/T